

设计起点
X 3761708.151
Y 410234.049

设计终点
X 3760475.136
Y 409817.129

建筑设计单位:
ARCHITECTURAL DESIGN UNIT



鼎正建筑设计有限公司
DINGZHENG ARCHITECTURAL DESIGN CO., LTD.


设计证书编号: A261149209

企业相关资质

建筑行业建筑工程设计甲级
风景园林工程设计专项乙级
市政行业给水排水工程乙级
市政行业排水工程乙级
市政行业污水处理工程乙级
市政行业公共工程乙级

地址: 陕西省西安市雁塔区科技路382号幢11208室
电话: 029-85300600


公司图章:
COMPANY SEAL

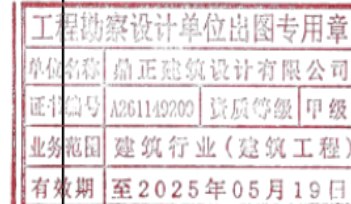

注册执业章:
REGISTERED SEAL



设计编号:	DZSJ-2022-086
建设单位:	平水镇人民政府
项目:	凤县平水镇
子项目:	污水处理厂及配套管网项目
子项目:	污水厂配套污水管道
图名:	污水管道平面布置总图
项目总负责人:	张利霞 张利霞
专业负责人:	侯宝军 侯宝军
审定人:	侯宝军 侯宝军
审核人:	胡新伟 胡新伟
校对人:	胡新伟 胡新伟
设计人:	黄行伟 黄行伟
专业:	给排水
比例:	1:1000
日期:	2022.05

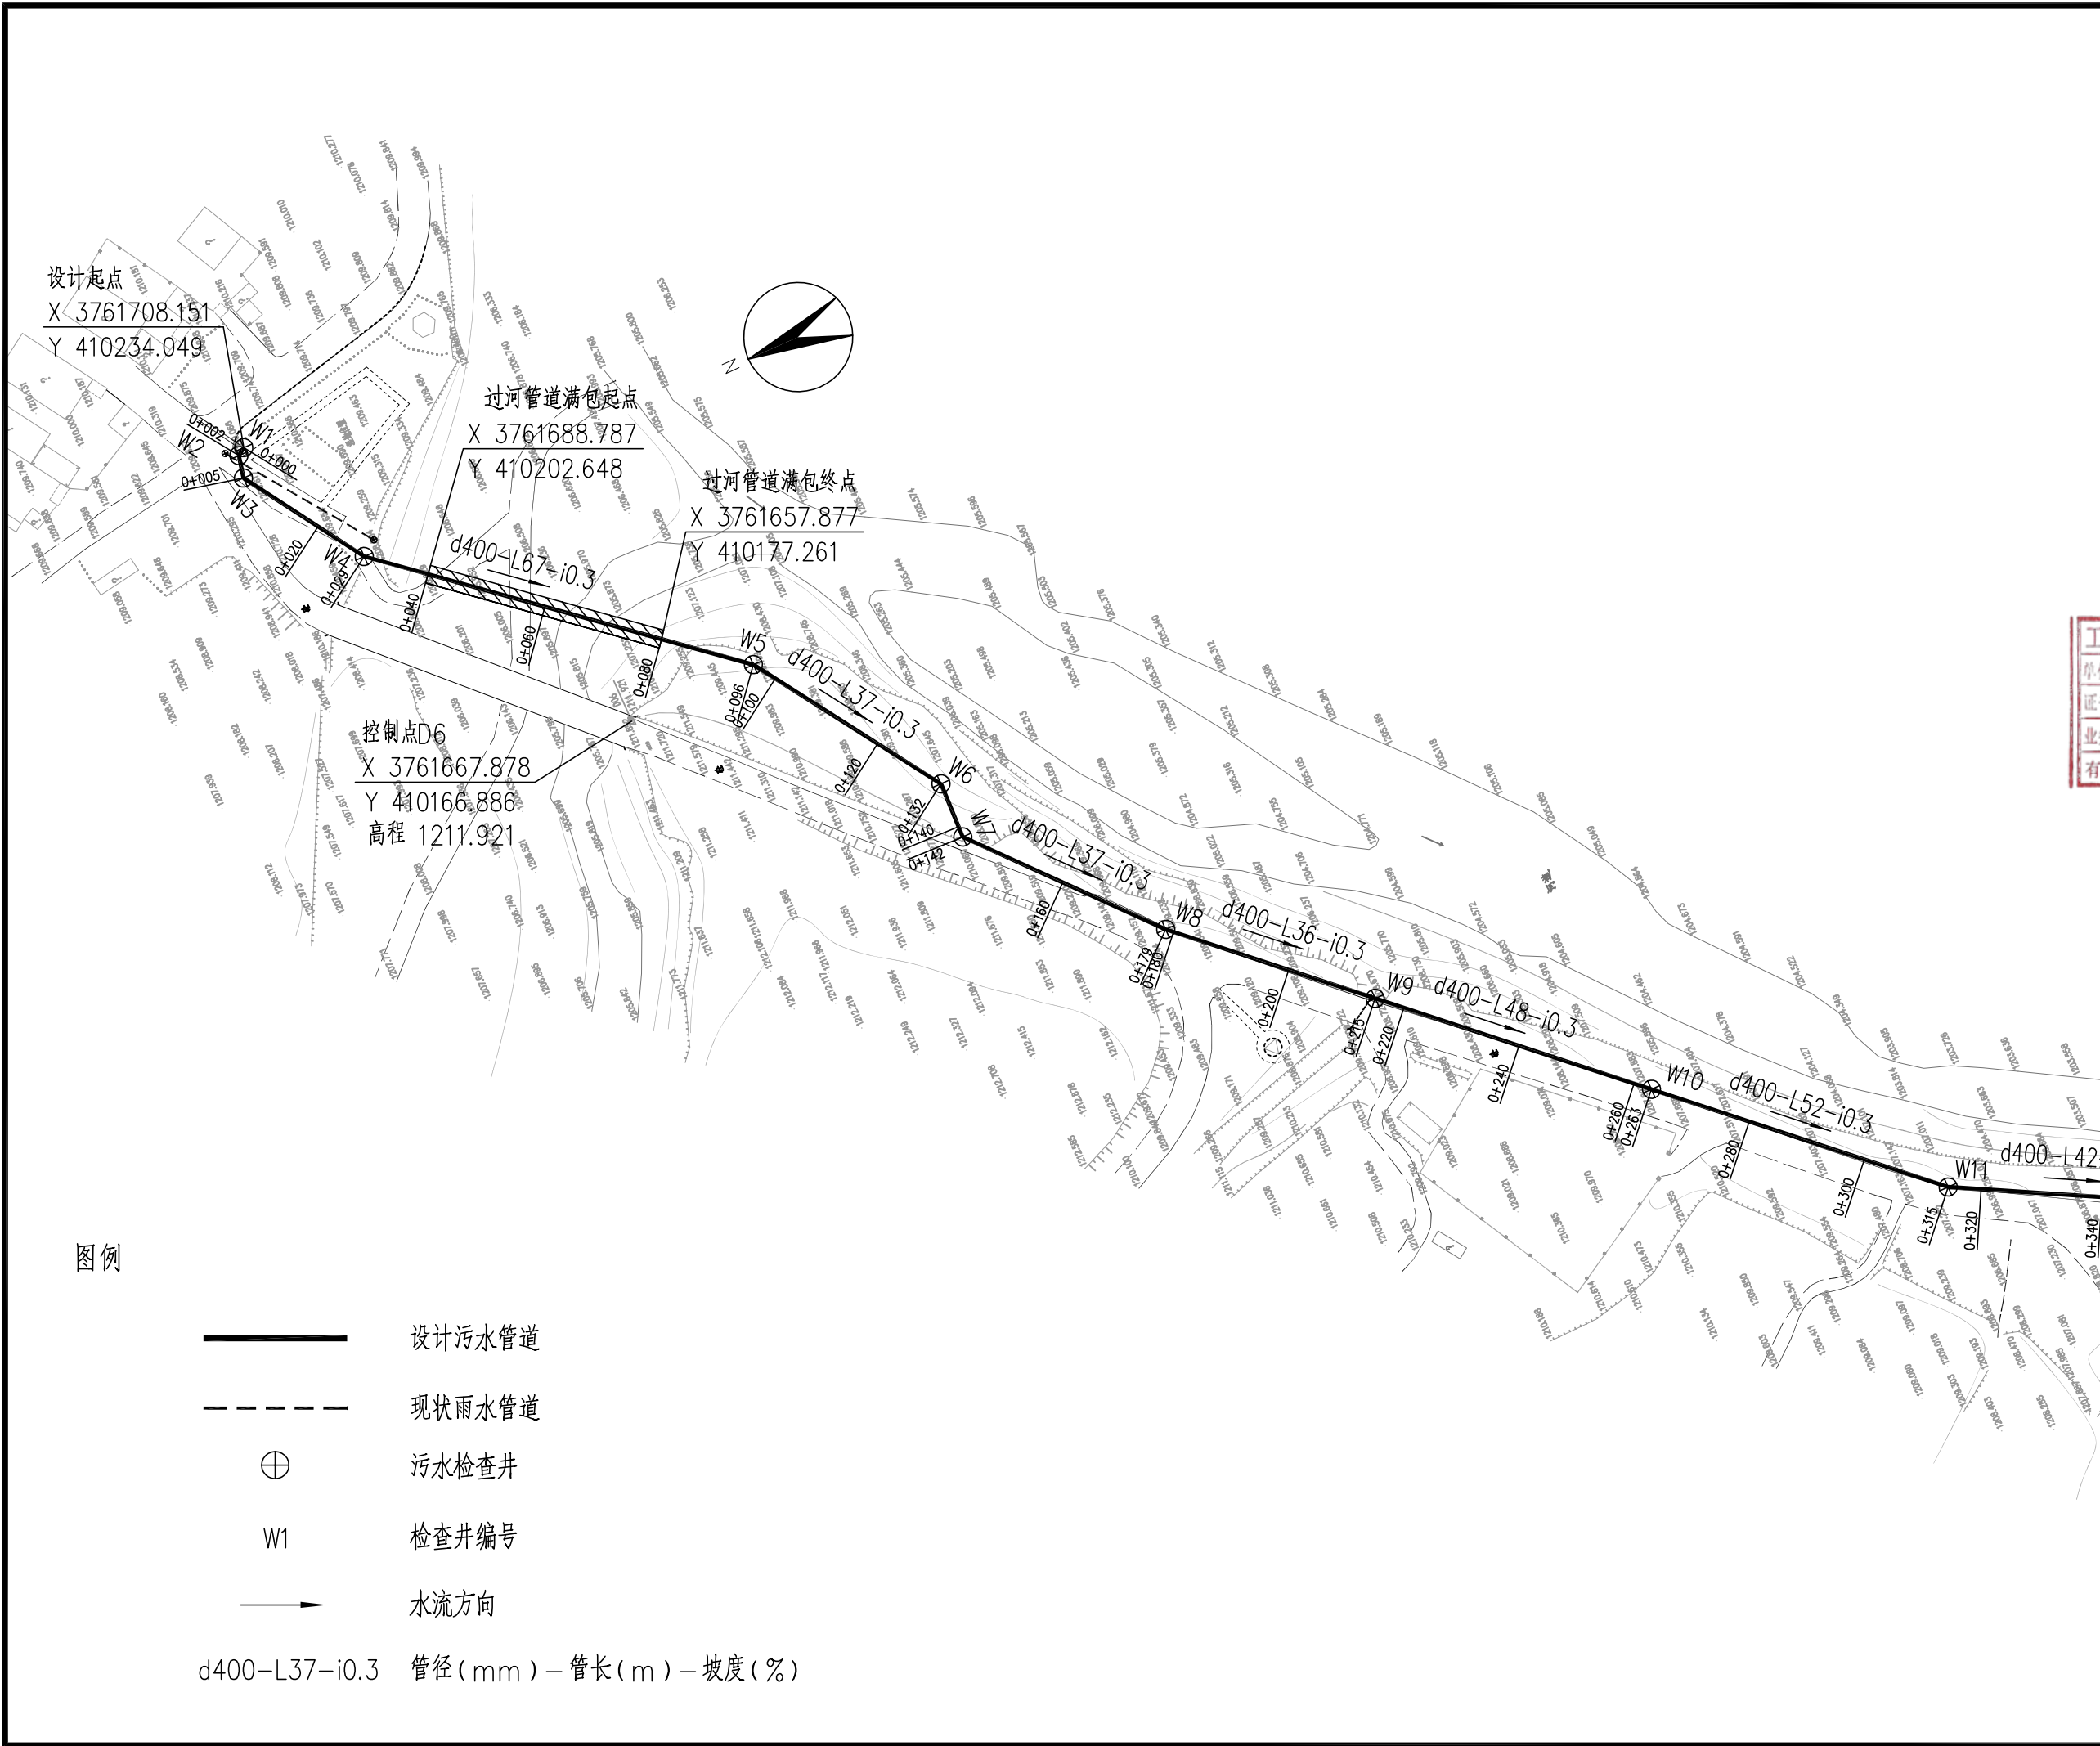

建筑设计单位:
ARCHITECTURAL DESIGN UNIT



鼎正建筑设计有限公司
DINGZHENG ARCHITECTURAL DESIGN CO., LTD.


设计证书编号 A261149209

企业相关资质

建筑行业建筑工程设计甲级
风景园林工程设计专项乙级
市政行业道路工程乙级
市政行业桥梁工程乙级
市政行业给水工程乙级
市政行业排水工程乙级
市政行业污水处理工程乙级

地址: 陕西省西安市雁塔区科技西路2825号6幢11206室
电话: 029-85303600

公司图章:
COMPANY SEAL

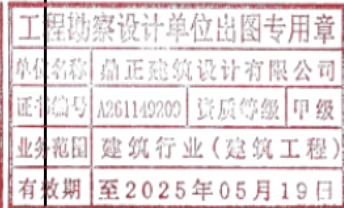

注册执业章:
REGISTERED SEAL



设计编号: DESIGN CONTRACT NO.	DZSJ-2022-086
建设单位: CLIENT	平木镇人民政府
项目: PROJECT NAME	凤县平木镇 污水处理厂及配套管网项目
子项目: SUBPROJECT NAME	污水厂配套污水管道
图名: DRAWING TITLE	污水管道平面图 (一)
项目总负责人 PROJECT DIRECTOR	张利军 张利军
专业负责人 DISCIPLINE RESPONSIBLE BY	侯宝军 侯宝军
审定人 APPROVED BY	侯宝军 侯宝军
审核人 REVIEW BY	胡新伟 胡新伟
校对人 CHECKED BY	胡新伟 胡新伟
设计人 DESIGNED BY	黄行伟 黄行伟
专业: STATUS	给排水
设计阶段: DESIGN PHASE	方案
比例: SCALE	1:1000
版本号: FILE NAME	第一版
日期: DATE	2022.05
图号: DRAWING NO.	02

建筑设计单位:
ARCHITECTURAL DESIGN UNIT



鼎正建筑设计有限公司
DINGZHENG ARCHITECTURAL DESIGN CO., LTD.

设计证书编号 A261149209

企业相关资质

建筑行业建筑工程设计甲级
风景园林工程设计专项乙级
市政行业道路工程专项乙级
市政行业桥梁工程专项乙级
市政行业给水工程专项乙级
市政行业排水工程专项乙级
市政行业公共建筑工程专项乙级

地址: 陕西省西安市雁塔区科技西路2825号6幢11206室
电话: 029-85303660


公司图章:
COMPANY SEAL

工程勘察单位出图专用章
单位名称: 鼎正建筑设计有限公司
证书编号: A261149209 资质等级: 甲级
业务范围: 建筑行业(建筑工程)
有效期至: 2025年05月19日

注册执业章:
REGISTERED SEAL

中华人民共和国一级注册建筑师
姓名: 张利霞
注册号: 6114920-005
有效期至: 至2024年05月

设计编号: DESIGN CONTRACT NO.	DZSJ-2022-086
建设单位: CLIENT	平木镇人民政府
项目: PROJECT NAME	凤县平木镇 污水处理厂及配套管网项目
子项目: SUBPROJECT NAME	污水厂配套污水管道
图名: DRAWING TITLE	污水管道平面图(二)
项目总负责人 PROJECT DIRECTOR	张利霞 张利霞
专业负责人 DISCIPLINE RESPONSIBLE BY	侯宝军 侯宝军
审定人 APPROVED BY	侯宝军 侯宝军
审核人 REVIEW BY	胡新伟 胡新伟
校对人 CHECKED BY	胡新伟 胡新伟
设计人 DESIGNED BY	黄行伟 黄行伟
专业: STATUS	给排水
设计阶段: DESIGN PHASE	方案
比例: SCALE	1:1000
版本号: FILE NAME	第一版
日期: DATE	2022.05
图号: DRAWING NO.	03

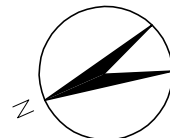

图例

设计污水管道



污水检查井


W1

检查井编号



水流方向

d400-L37-i0.3 管径(mm)-管长(m)-坡度(%)

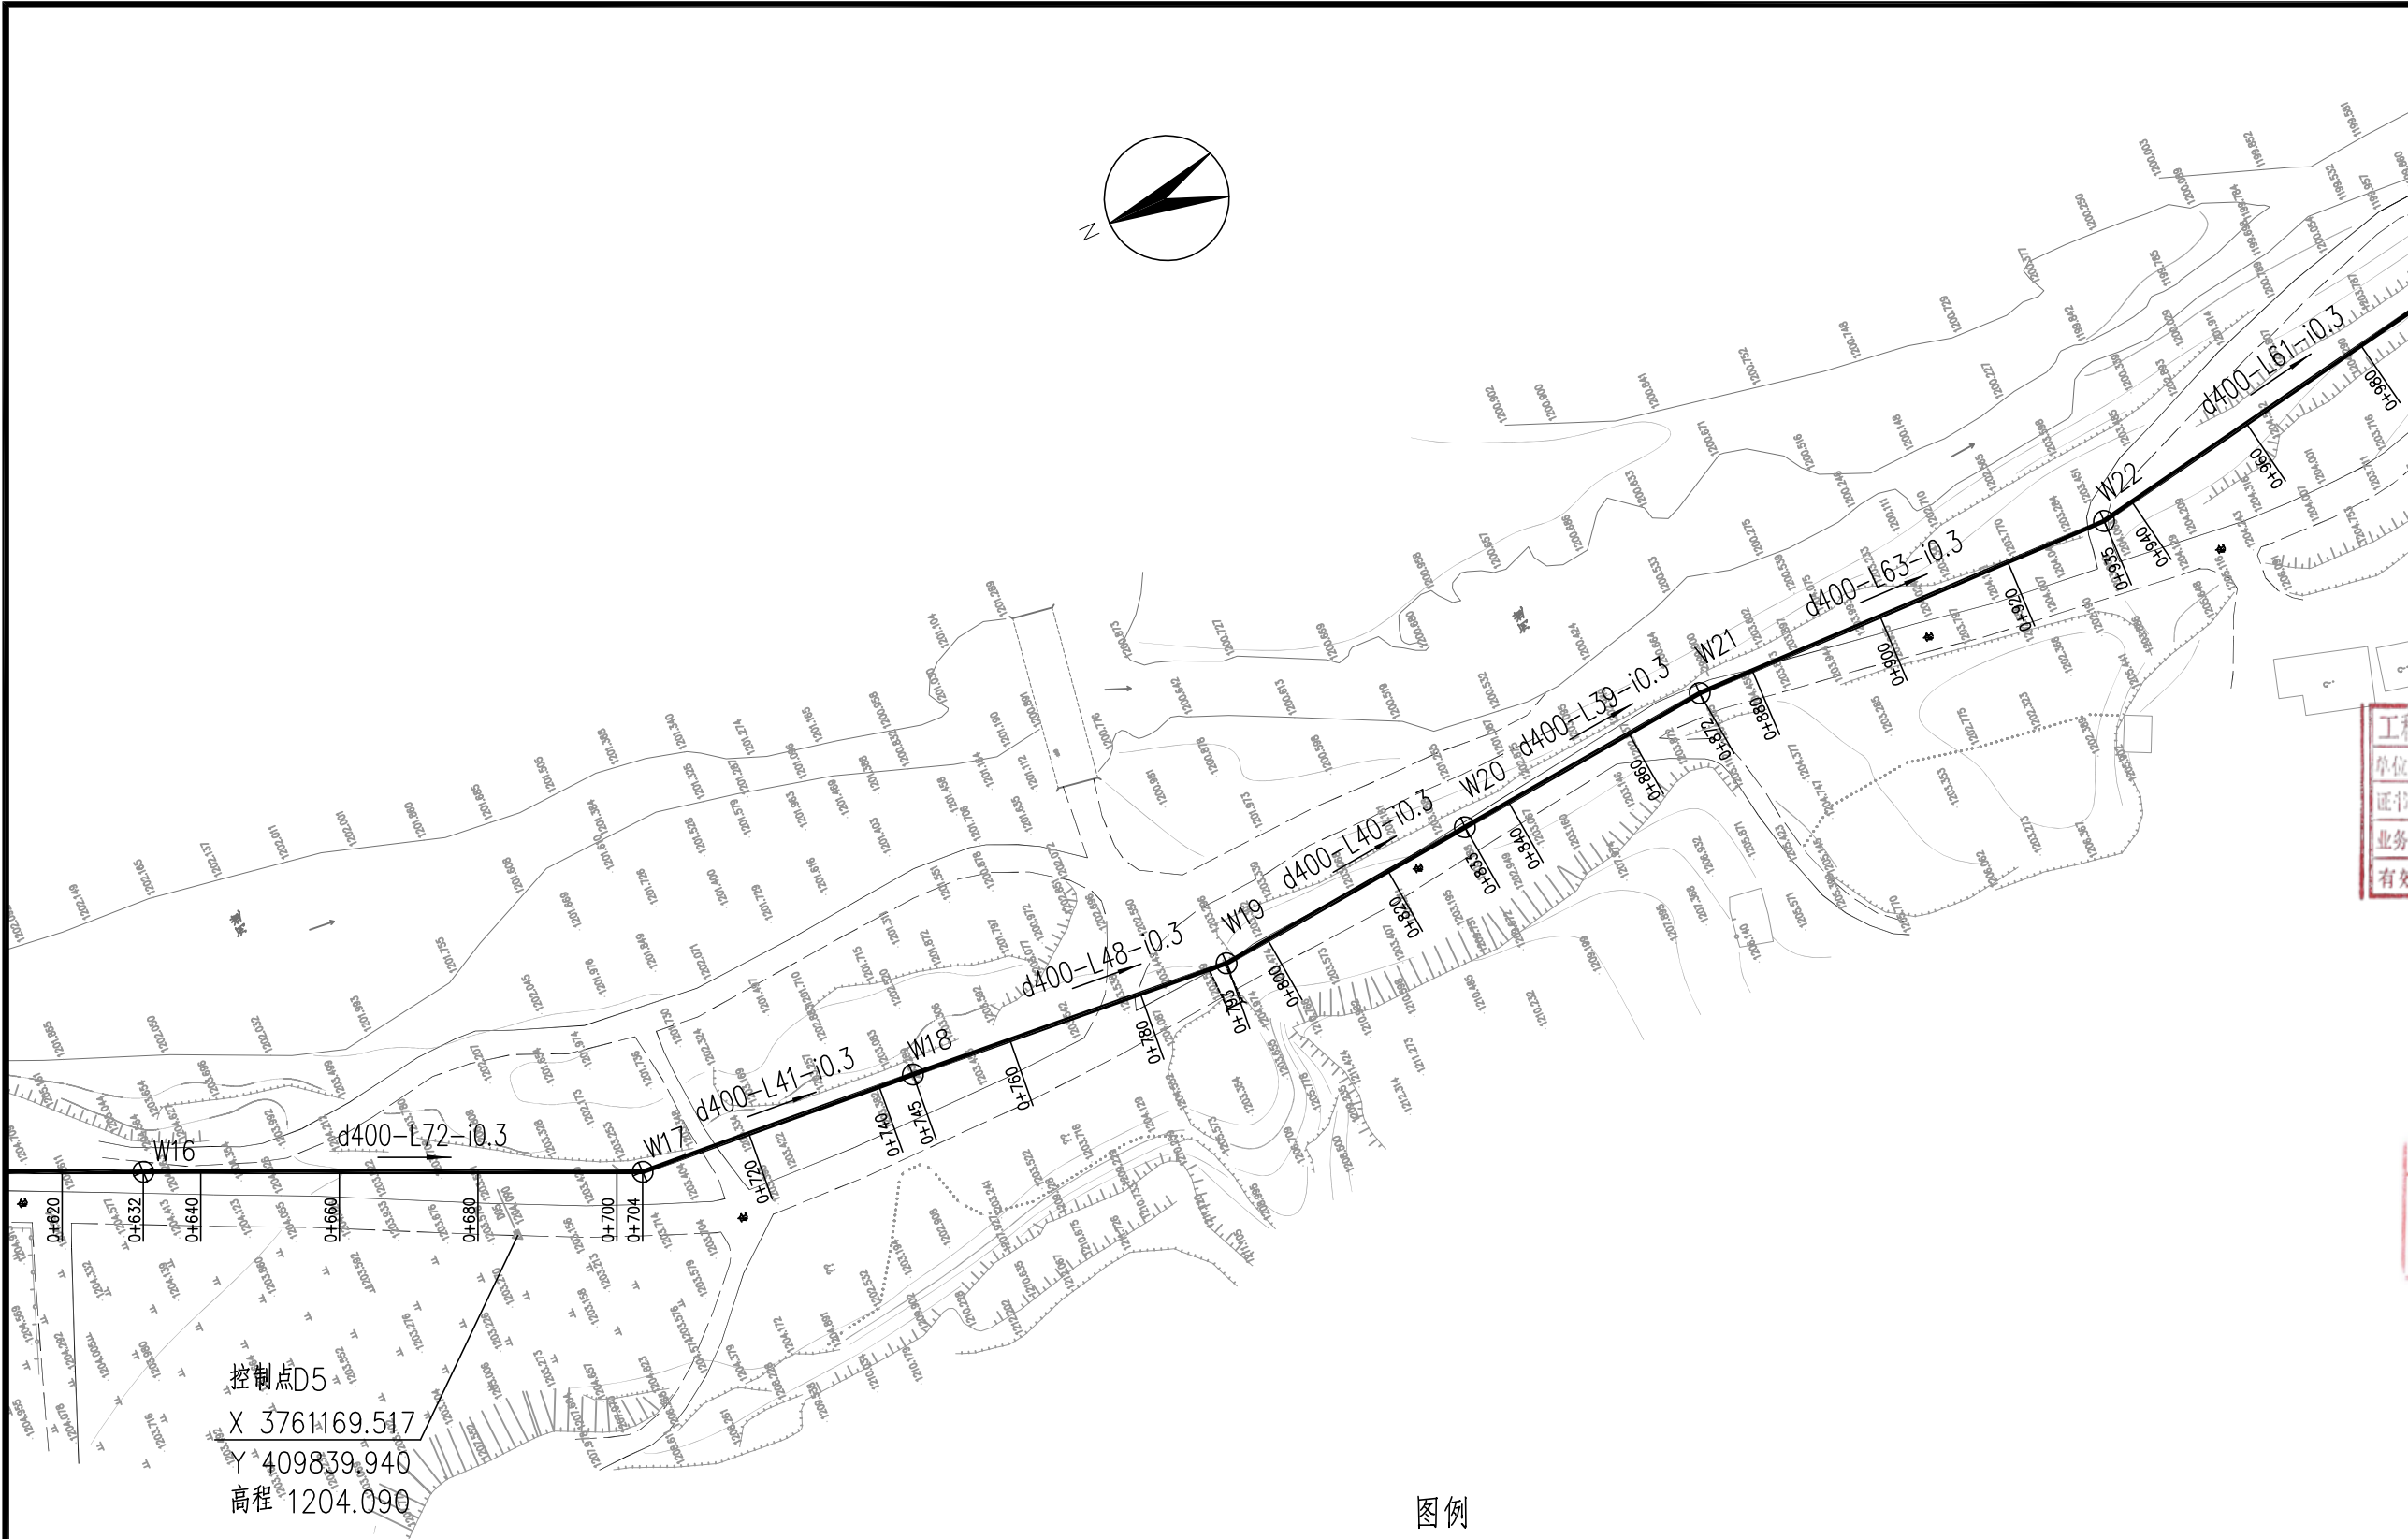

图例

- 设计污水管道
- 污水检查井
- 检查井编号
- 水流方向
- d400-L37-i0.3 管径(mm) - 管长(m) - 坡度(%)

建筑设计单位:
ARCHITECTURAL DESIGN UNIT



鼎正建筑设计有限公司
DINGZHENG ARCHITECTURAL DESIGN CO., LTD.


设计证书编号 A261149209

企业相关资质

建筑行业建筑工程设计甲级
风景园林工程设计专项乙级
市政行业道路工程乙级
市政行业桥梁工程乙级
市政行业给水工程乙级
市政行业排水工程乙级
市政行业污水处理工程乙级

地址: 陕西省西安市雁塔区科技西路2825号6幢11206室
电话: 029-85303600


公司图章:
COMPANY SEAL

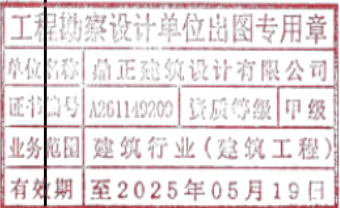

注册执业章:
REGISTERED SEAL



设计编号: DESIGN CONTRACT NO.	DZSJ-2022-086
建设单位: CLIENT	平木镇人民政府
项目: PROJECT NAME	凤县平木镇 污水处理厂及配套管网项目
子项目: SUBPROJECT NAME	污水厂配套污水管道
图名: DRAWING TITLE	污水管道平面图(三)
项目总负责人 PROJECT DIRECTOR	张利霞
专业负责人 DISCIPLINE RESPONSIBLE BY	侯宝军
审定人 APPROVED BY	侯宝军
审核人 REVIEW BY	胡新伟
校对人 CHECKED BY	胡新伟
设计人 DESIGNED BY	黄行伟
专业: STATUS	给排水
设计阶段: DESIGN PHASE	方案
比例: SCALE	1:1000
版本号: FILE NAME	第一版
日期: DATE	2022.05
图号: DRAWING NO.	04

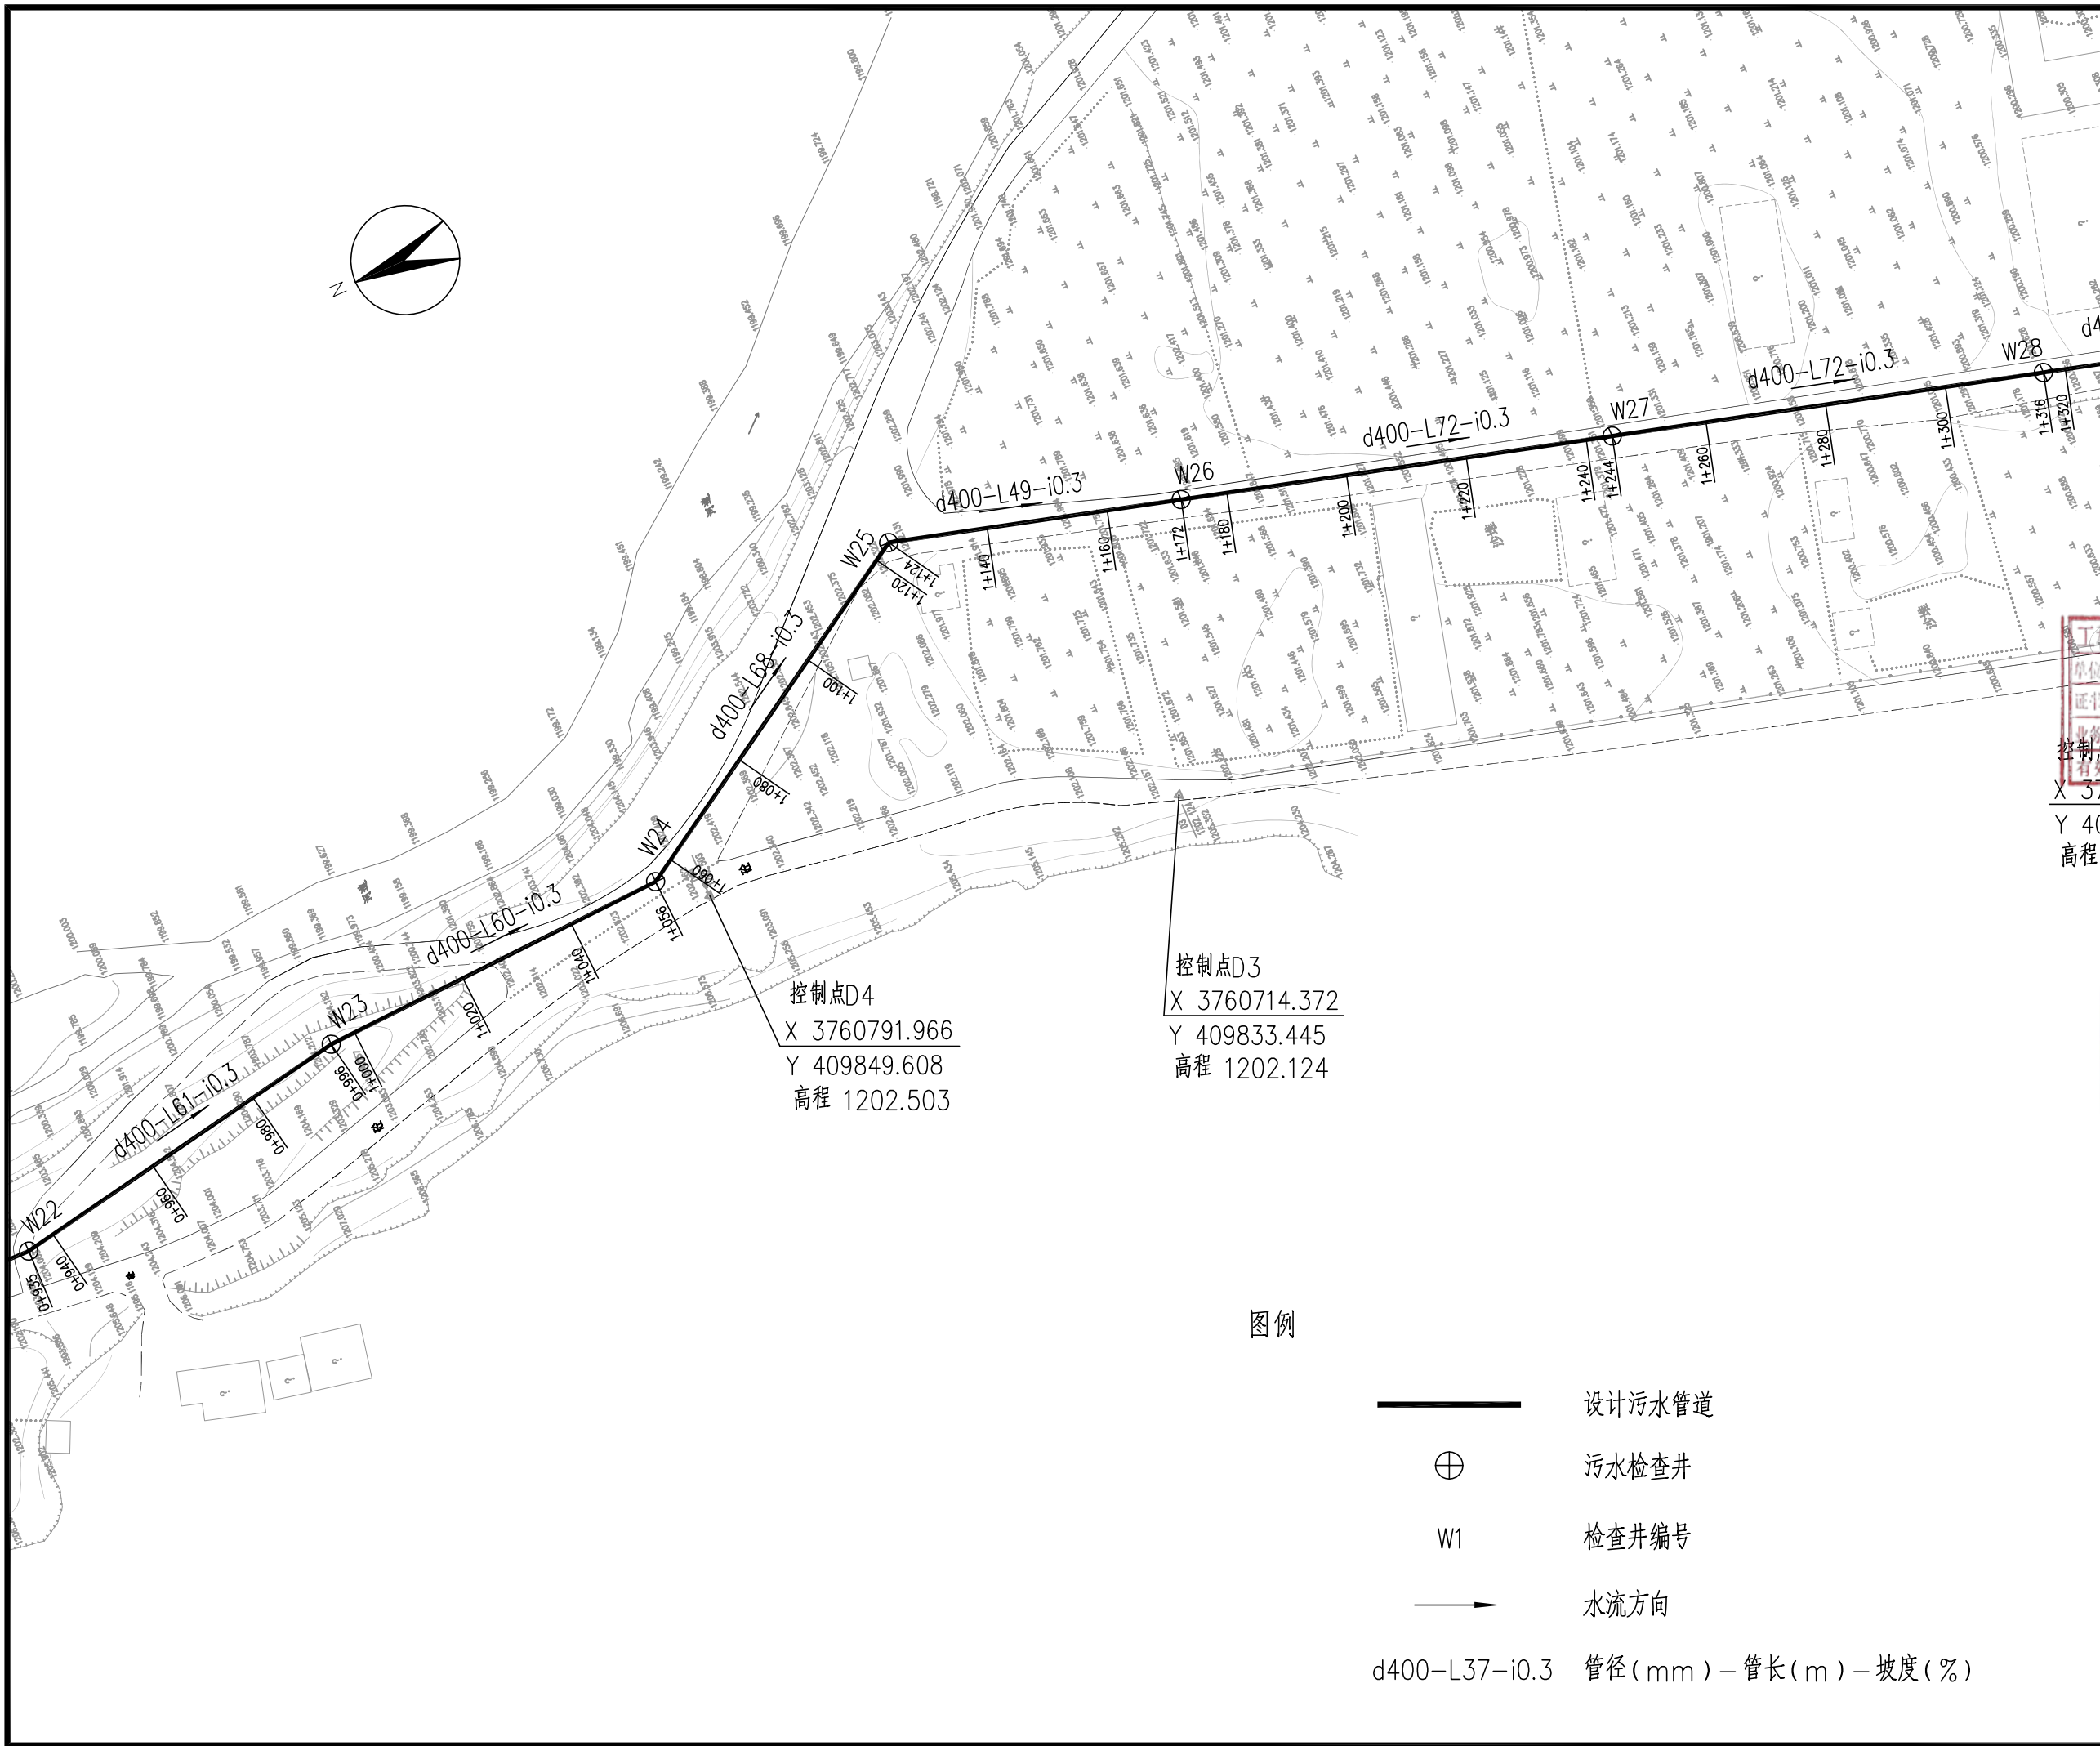

建筑设计单位:
ARCHITECTURAL DESIGN UNIT



鼎正建筑设计有限公司
DINGZHENG ARCHITECTURAL DESIGN CO., LTD.


设计证书编号 A261149209

企业相关资质

建筑行业建筑工程设计甲级
风景园林工程设计专项乙级
市政行业道路工程专项乙级
市政行业桥梁工程专项乙级
市政行业给水工程专项乙级
市政行业排水工程专项乙级
市政行业污水处理工程专项乙级


地址: 陕西省西安市雁塔区科技西路2825号6幢11206室
电话: 029-85303660

公司图章:
COMPANY SEAL

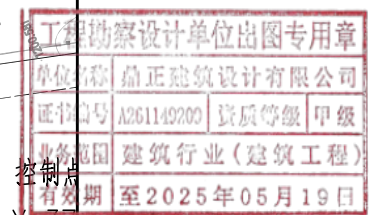

控制点
X 37
Y 40
高程

注册执业章:
REGISTERED SEAL

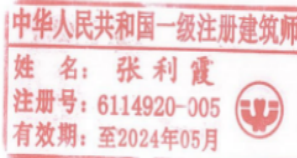

设计编号: DESIGN CONTRACT NO.	DZSJ-2022-086
建设单位: CLIENT	平木镇人民政府
项目: PROJECT NAME	凤县平木镇 污水处理厂及配套管网项目
子项目: SUBPROJECT NAME	污水厂配套污水管道
图名: DRAWING TITLE	污水管道平面图(四)
项目总负责人 PROJECT DIRECTOR	张利霞
专业负责人 DISCIPLINE RESPONSIBLE BY	侯宝军
审定人 APPROVED BY	侯宝军
审核人 REVIEW BY	胡新伟
校对人 CHECKED BY	胡新伟
设计人 DESIGNED BY	黄行伟
专业: STATUS	给排水
设计阶段: DESIGN PHASE	方案
比例: SCALE	1:1000
版本号: FILE NAME	第一版
日期: DATE	2022.05
图号: DRAWING NO.	05



图例

- 设计污水管道
- 污水检查井
- 检查井编号
- 水流方向
- 管径(mm) - 管长(m) - 坡度(%)

建筑设计单位:
ARCHITECTURAL DESIGN UNIT



鼎正建筑设计有限公司
DINGZHENG ARCHITECTURAL DESIGN CO., LTD.


设计证书编号 A261149209

企业相关资质


建筑行业建筑工程设计甲级
风景园林工程设计专项乙级
市政行业道路工程乙级
市政行业桥梁工程乙级
市政行业给水工程乙级
市政行业排水工程乙级
市政行业污水处理工程乙级

地址: 陕西省西安市雁塔区科技西路2825号6幢11206室
电话: 029-85303660

公司图章:
COMPANY SEAL

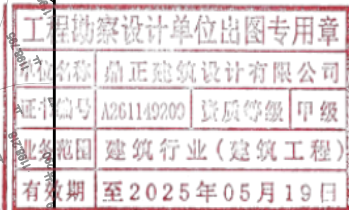

注册执业章:
REGISTERED SEAL

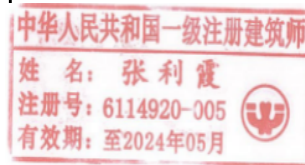

设计编号: DESIGN CONTRACT NO.	DZSJ-2022-086
建设单位: CLIENT	平木镇人民政府
项目: PROJECT NAME	凤县平木镇 污水处理厂及配套管网项目
子项目: SUBPROJECT NAME	污水厂配套污水管道
图名: DRAWING TITLE	污水管道平面图(五)
项目总负责人 PROJECT DIRECTOR	张利霞
专业负责人 DISCIPLINE RESPONSIBLE BY	侯宝军
审定人 APPROVED BY	侯宝军
审核人 REVIEW BY	胡新伟
校对人 CHECKED BY	胡新伟
设计人 DESIGNED BY	黄行伟
专业: STATUS	给排水
设计阶段: DESIGN PHASE	方案
比例: SCALE	1:1000
版本: FILE NAME	第一版
日期: DATE	2022.05
图号: DRAWING NO.	06