


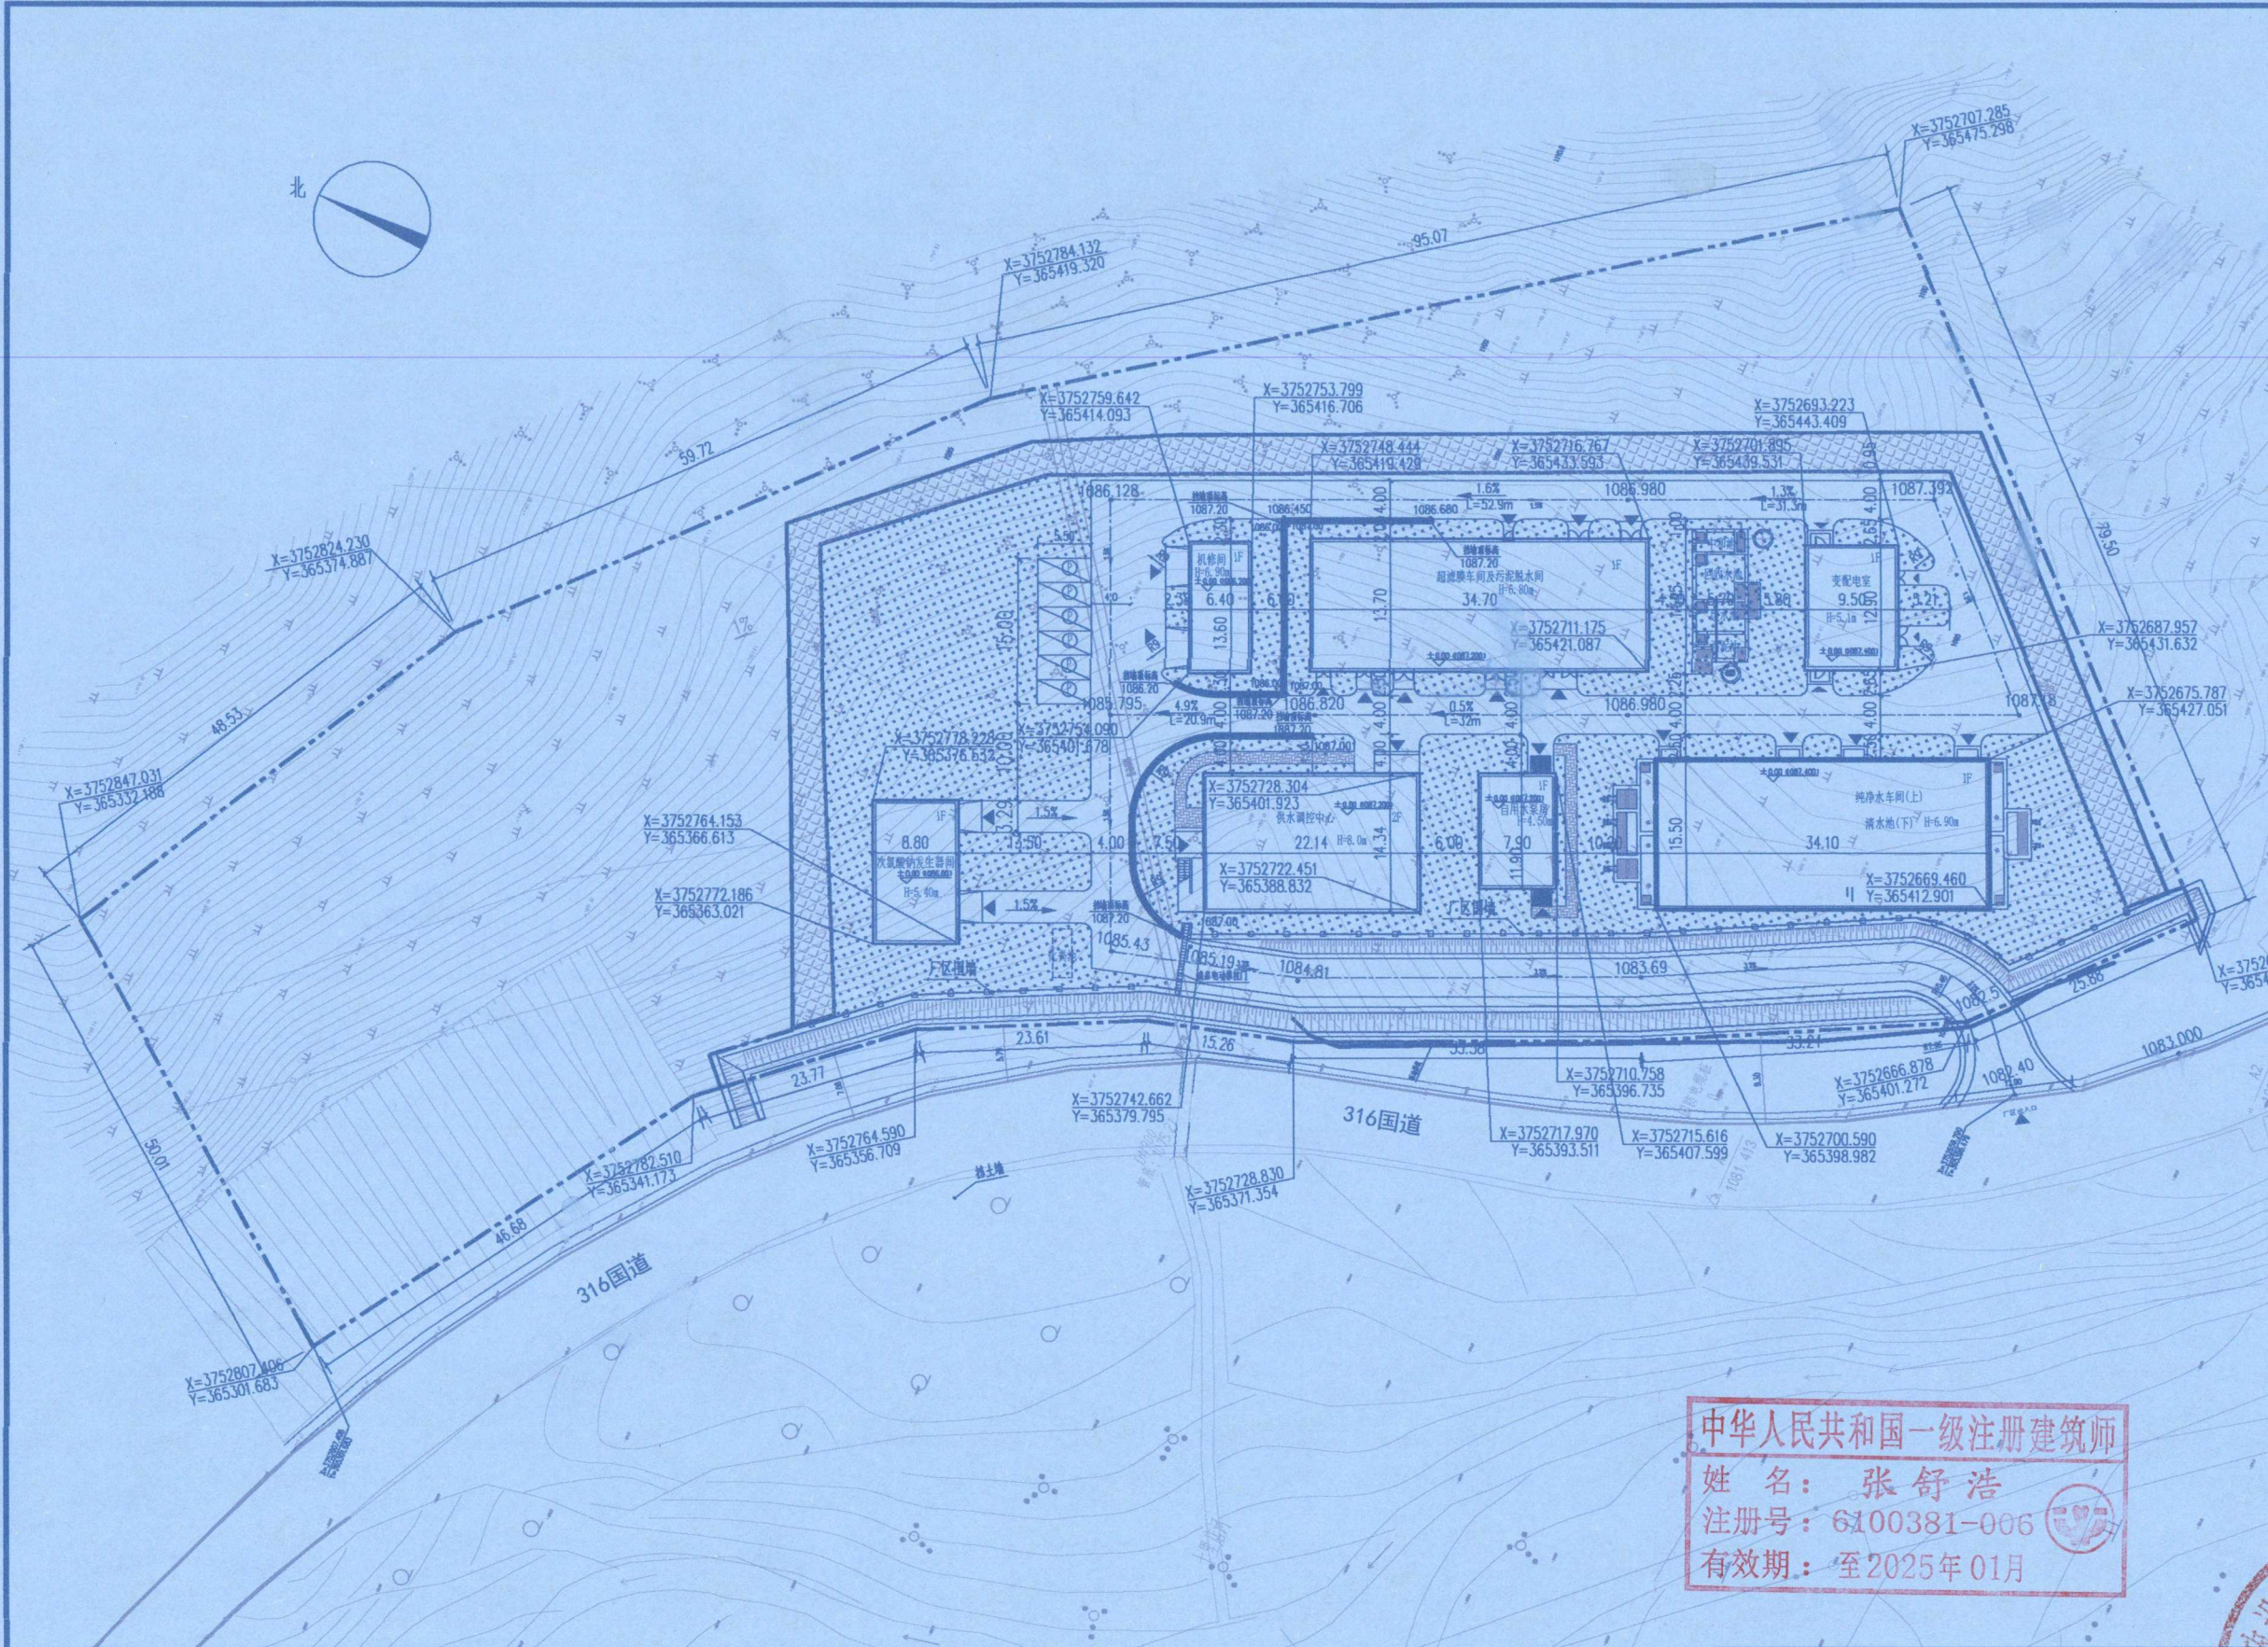


北

1:500

0 10 20 30 40m

项目	数量	单位	备注
总用地面积	13333.87	m ²	
净用地面积	8914.75	m ²	
建筑面积	2166.75	m ²	
其中			
地上建筑面积	2072.75	m ²	
地下建筑面积	94	m ²	
构筑物面积	715.50	m ²	
建筑基底面积	1755.26	m ²	
绿地面积	2574.72	m ²	
建筑密度	21.73	%	
绿地率	31.88	%	
容积率	0.25		
道路面积	1716.08	m ²	
透水铺装面积	58.89	m ²	
围墙长度	143	m	
停车位	6	个	

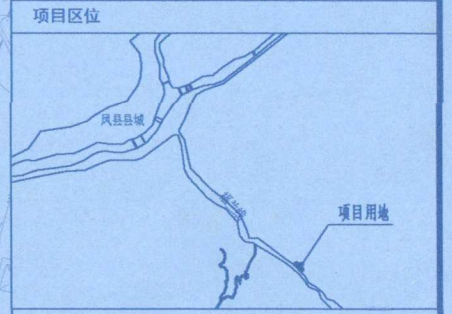

建筑物一览表

序号	单项名称	计容积率建筑面积	建筑高度	结构类型	层数	使用性质	耐火等级
1	综合楼	475.39	475.39	框架	1	厂房	二级
2	污水处理车间及清水池	528.55	528.55	框剪结构	1	厂房	二级
3	化验室及污泥脱水车间	130.24	130.24	框架	1	厂房	二级
4	自用水泵房	94	188	框架	1	厂房	二级
5	供水调度中心	634.98	634.98	框架	2	办公	二级
6	机修间	87.04	87.04	框架	1	厂房	二级
7	变配电间	122.55	122.55	框架	1	厂房	二级

- 编制说明:
1. 建设单位: 凤县县城供水厂
 2. 项目名称: 凤县县城供水厂污水处理站工程
 3. 建设单位: 凤县县城供水厂
 4. 设计依据: 《城镇污水处理厂污水处理工程设计规范》(GB 5007-2014) (2014版)
 5. 设计标准: 《城镇污水处理厂污水处理工程设计规范》(GB 5007-2014) (2014版)
 6. 本工程为污水处理站工程, 设计规模为1000m³/d。
 7. 本工程为污水处理站工程, 设计规模为1000m³/d。
 8. 本工程为污水处理站工程, 设计规模为1000m³/d。
 9. 本工程为污水处理站工程, 设计规模为1000m³/d。
 10. 本工程为污水处理站工程, 设计规模为1000m³/d。
 11. 本工程为污水处理站工程, 设计规模为1000m³/d。
 12. 本工程为污水处理站工程, 设计规模为1000m³/d。

中华人民共和国一级注册建筑师

姓名: 张舒浩

注册号: 6100381-006

有效期至: 2025年01月

- 工程说明:
1. 设计依据: 凤县县城供水厂污水处理站工程可行性研究报告, 以及凤县县城供水厂污水处理站工程初步设计文件。
 2. 设计标准: 《城镇污水处理厂污水处理工程设计规范》(GB 5007-2014) (2014版)。
 3. 设计范围: 凤县县城供水厂污水处理站工程。
 4. 设计内容: 凤县县城供水厂污水处理站工程。
 5. 设计深度: 凤县县城供水厂污水处理站工程。
 6. 设计成果: 凤县县城供水厂污水处理站工程。
 7. 设计单位: 凤县县城供水厂。
 8. 设计日期: 凤县县城供水厂。
 9. 设计人员: 凤县县城供水厂。
 10. 设计审核: 凤县县城供水厂。
 11. 设计批准: 凤县县城供水厂。
 12. 设计盖章: 凤县县城供水厂。

图例

设计说明	设计说明	设计说明	设计说明
设计说明	设计说明	设计说明	设计说明
设计说明	设计说明	设计说明	设计说明
设计说明	设计说明	设计说明	设计说明

西安市政设计研究院有限公司		凤县县城供水工程水厂项目	
项目总负责	张舒浩	专业负责	张舒浩
项目负责	张舒浩	校核	张舒浩
审定	张舒浩	设计	张舒浩
审核	张舒浩	制图	张舒浩
会签	张舒浩	工程号	施-01-JZ-01-01
		设计阶段	施工图设计
		比例	1:500
		日期	2023年03月
		图号	施-01-JZ-01-01